



**Legenda:**

- 92/2 nr ewidencyjny działki
- projektowana instalacja kanalizacyjna
- projektowana instalacja kanalizacyjna w ostonie
- instalacja elektryczna
- Os - osadnik 2 komorowy, L=1,98m, B=1,25m
- B - bioreaktor
- Sch - studnia chłonna
- S1, S2 - studzienka inspekcyjna
- Zb - zbiornik na ścieki oczyszczone
- St - studzienka rozdzielcza
- X - do likwidacji
- włączenie do rowu

Schemat działki 214/2, 214/5, 215: opinia ZUDP 693/11

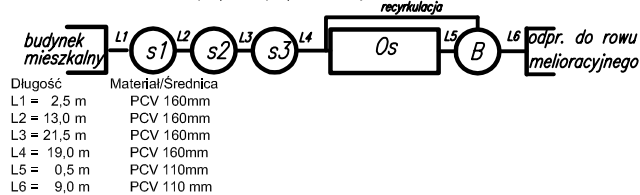

Schemat działki 217/1: opinia ZUDP 693/11

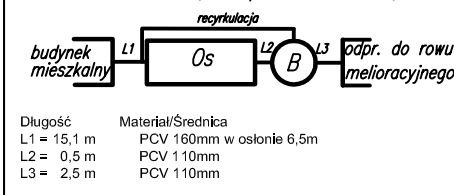

# ECOKUBE

TECHNOLOGIE OCHRONY ŚRODOWISKA  
 Ecokube Sp. z o.o. ul. Wólczańska 128/134, 90-527 Łódź

Nazwa opracowania:  
 Projekt przydomowych oczyszczalni ścieków  
 zlokalizowanych na terenie Gminy Otmuchów w miejscowości  
 Ligota Wielka

Adres obiektu:  
 Ligota Wielka 24 dz. nr ew. 217/1  
 Ligota Wielka 28a dz. nr ew. 214/2,  
 214/5, 215

Tytuł rysunku:  
 Plan sytuacyjny

Projektował:  
 mgr inż. Katarzyna Matuszewska-Turniak  
 Opracował:  
 mgr inż. Agnieszka Kosiorek  
 Michał Trzebiński  
 Marcin Sawicki  
 Sprawdził:  
 inż. Bohdan Jaguczański

Uprawnienia:  
 LOD/0894/POOS/08

Podpis:

Skala  
**1:500**

Nr rys.

**8**

GP-II-8346-51/78