
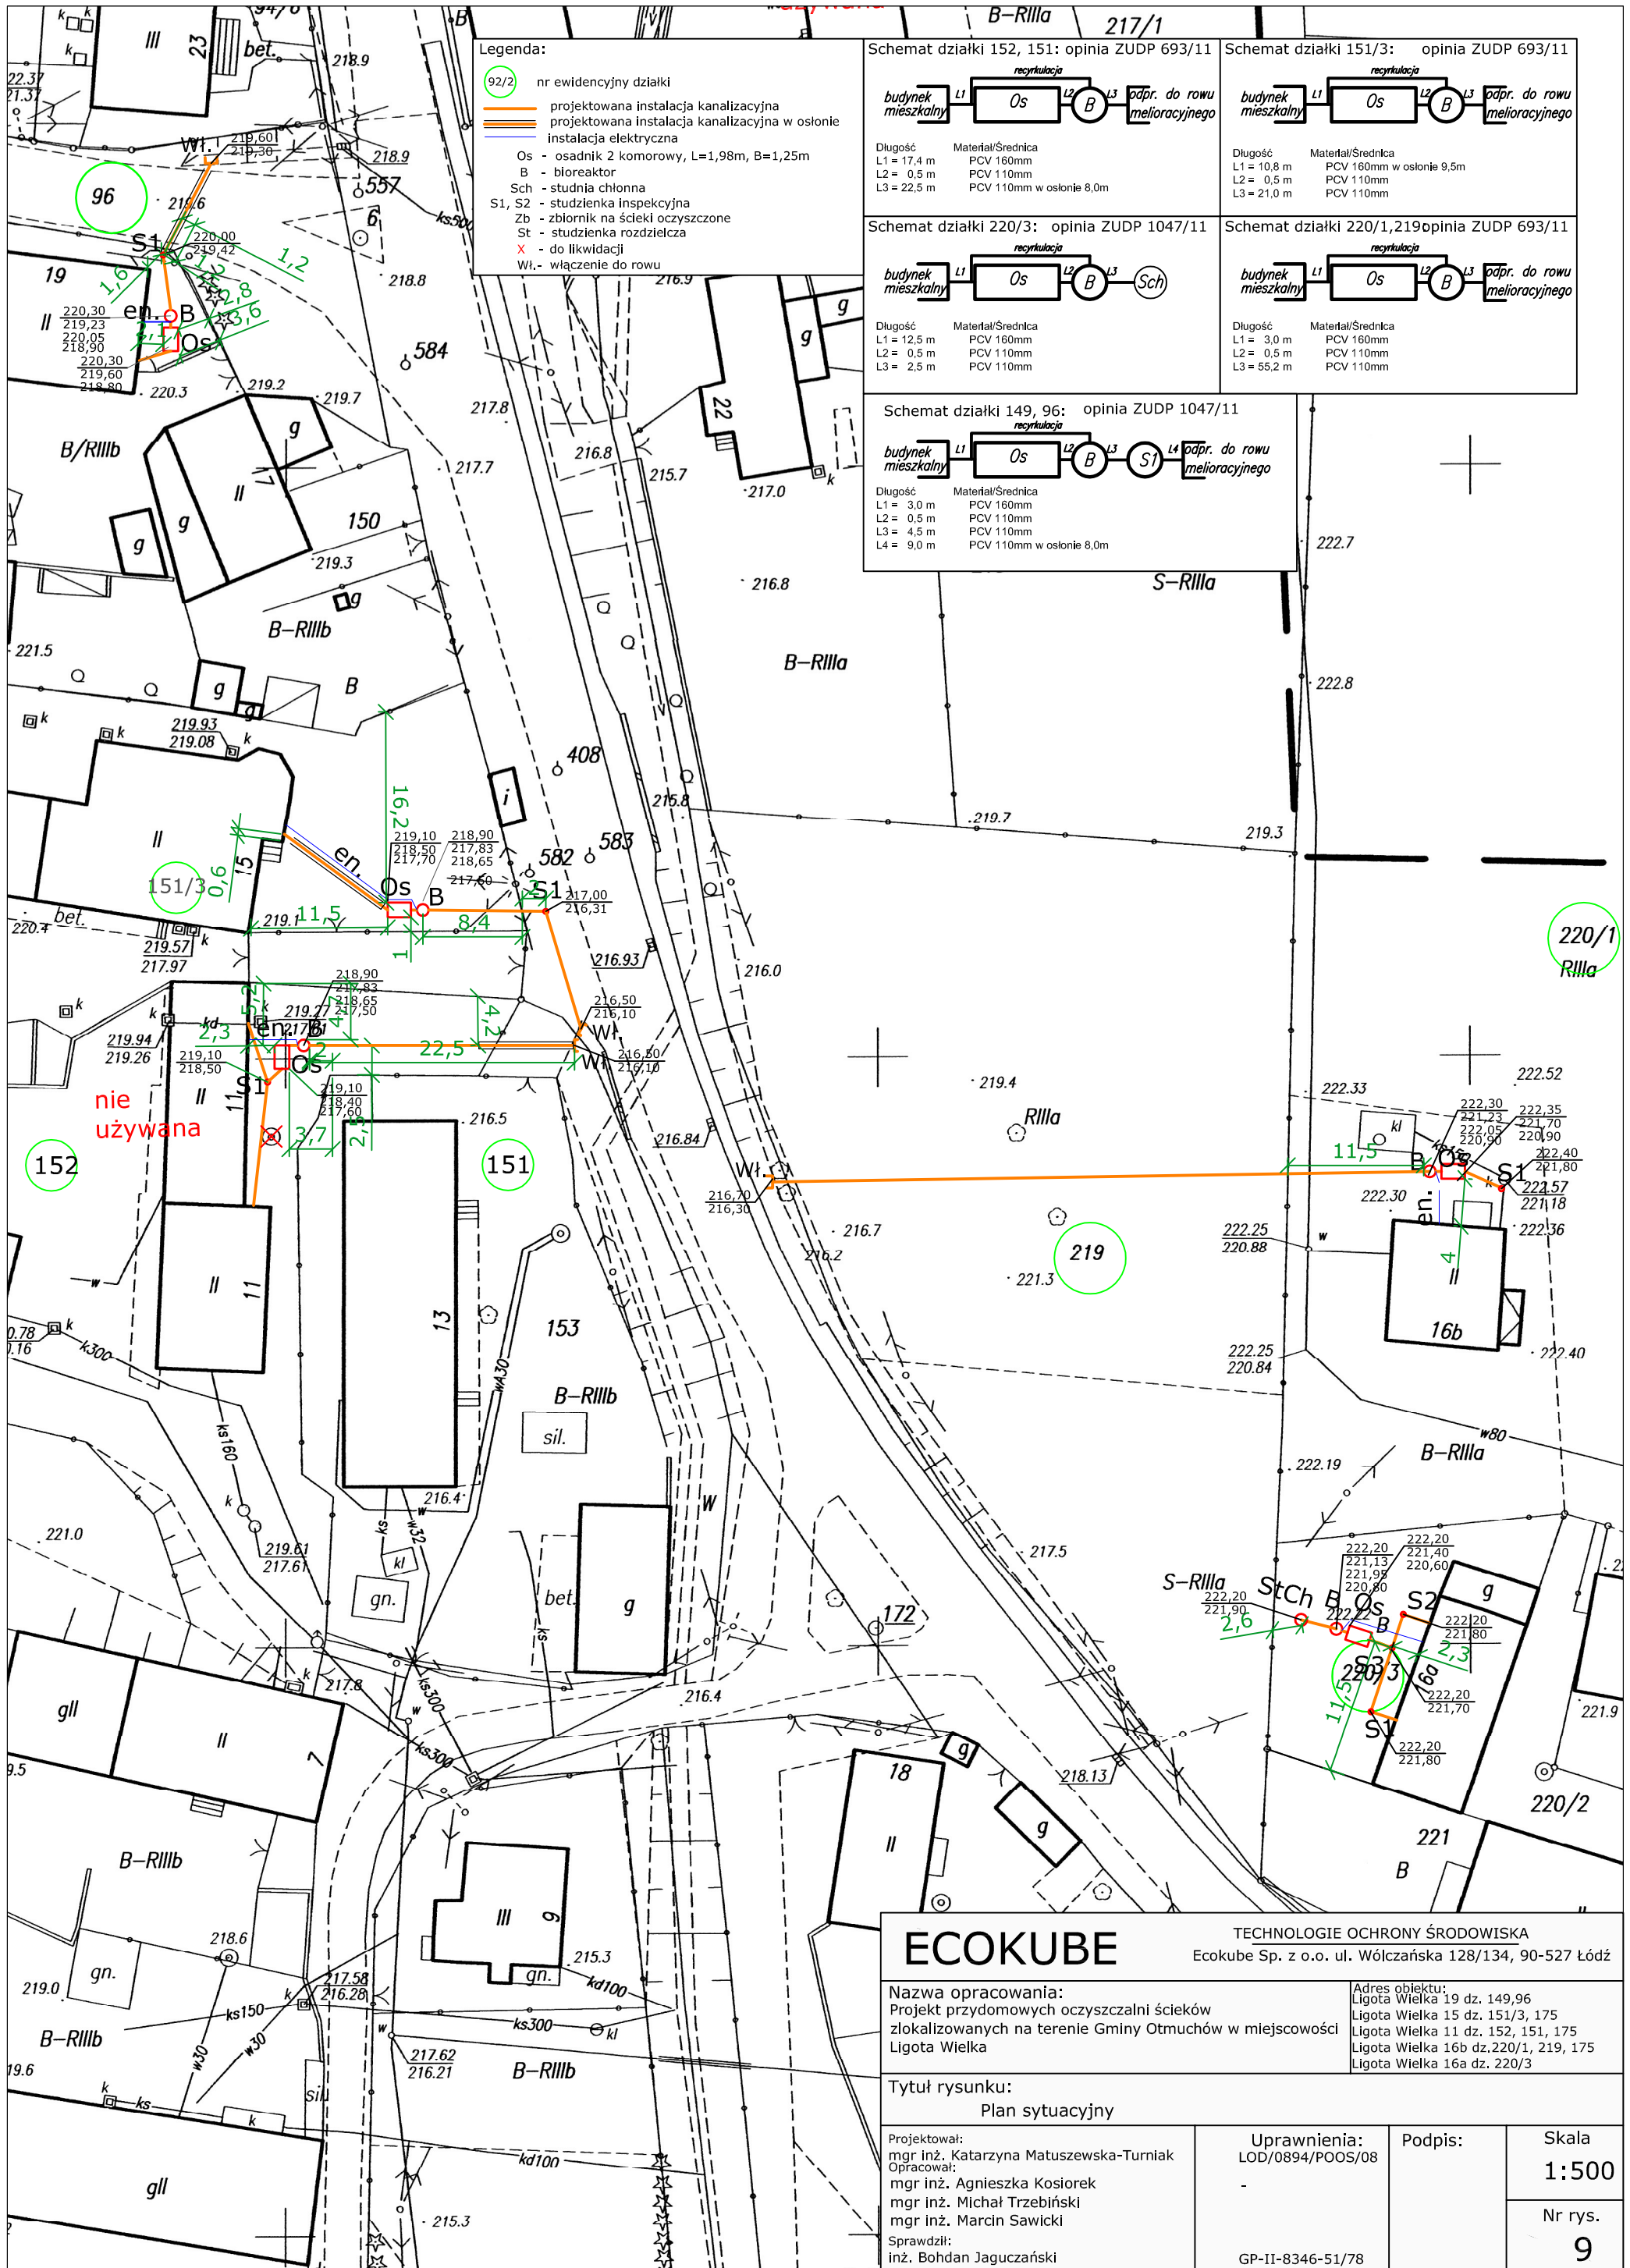
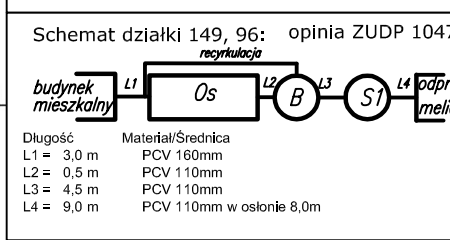
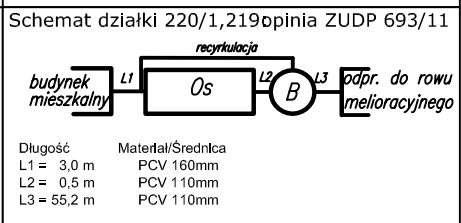
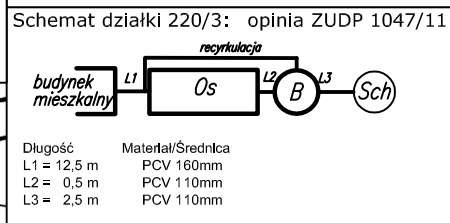
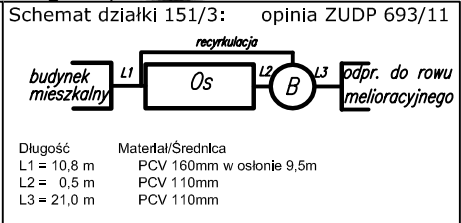


- Legenda:**
- 92/2 nr ewidencyjny działki
 - projektowana instalacja kanalizacyjna
 - projektowana instalacja kanalizacyjna w osłonie
 - instalacja elektryczna
 - Os - osadnik 2 komorowy, L=1,98m, B=1,25m
 - B - bioreaktor
 - Sch - studnia chłonna
 - S1, S2 - studzienka inspekcyjna
 - Zb - zbiornik na ścieki oczyszczone
 - St - studzienka rozdzielcza
 - X - do likwidacji
 - Wl.- włączenie do rowu

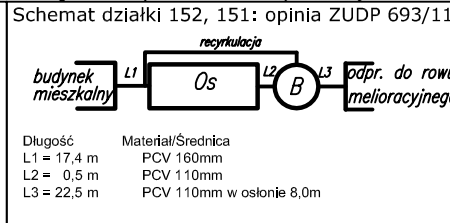

ECOKUBE TECHNOLOGIE OCHRONY ŚRODOWISKA
 Ecokube Sp. z o.o. ul. Wólczajska 128/134, 90-527 Łódź

Nazwa opracowania:
 Projekt przydomowych oczyszczalni ścieków zlokalizowanych na terenie Gminy Otmuchów w miejscowości Ligota Wielka

Adres obiektu:
 Ligota Wielka 19 dz. 149,96
 Ligota Wielka 15 dz. 151/3, 175
 Ligota Wielka 11 dz. 152, 151, 175
 Ligota Wielka 16b dz.220/1, 219, 175
 Ligota Wielka 16a dz. 220/3

Tytuł rysunku:
 Plan sytuacyjny

Projektował: mgr inż. Katarzyna Matuszewska-Turniak Opracował: mgr inż. Agnieszka Kosiołek mgr inż. Michał Trzebiński mgr inż. Marcin Sawicki Sprawdził: inż. Bohdan Jaguzański	Uprawnienia: LOD/0894/POOS/08	Podpis:	Skala 1:500
			Nr rys. 9